
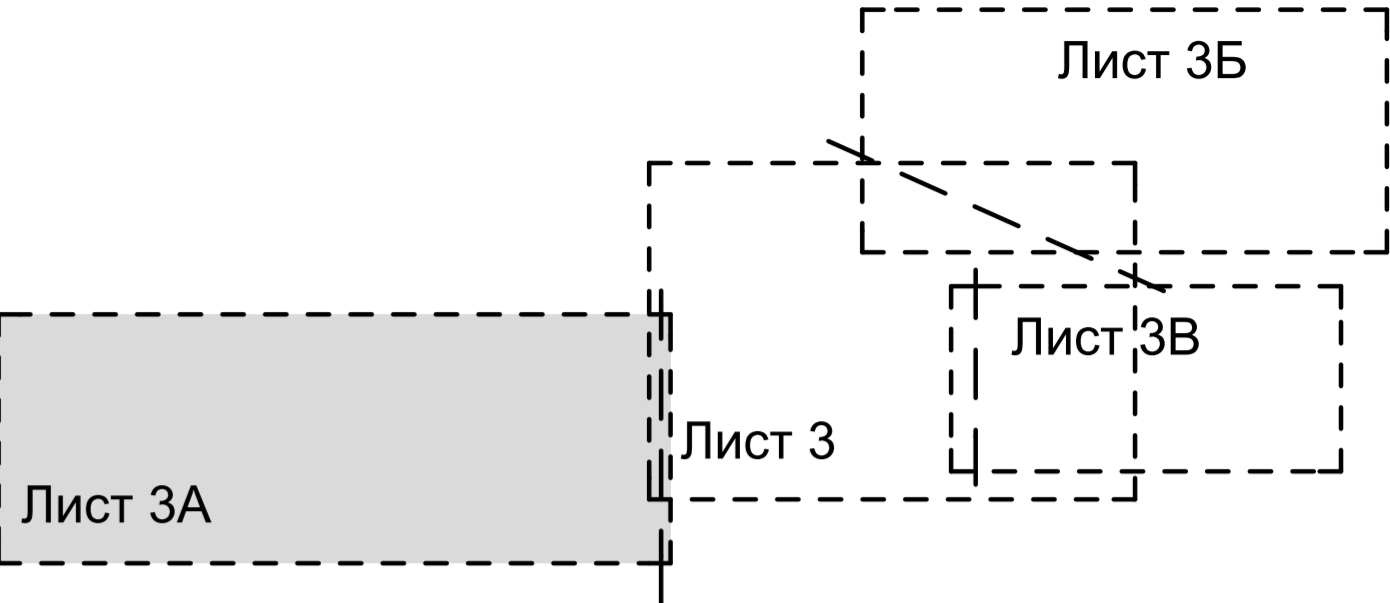


Узел подключения -
 Основной источник питания: 1-я секция шин 10 кВ КРУН-10 кВ
 ПС-110/10 кВ «Медведево».
 Резервный источник питания: 2-я секция шин 10 кВ КРУН-10
 кВ ПС-110/10 кВ «Медведево».

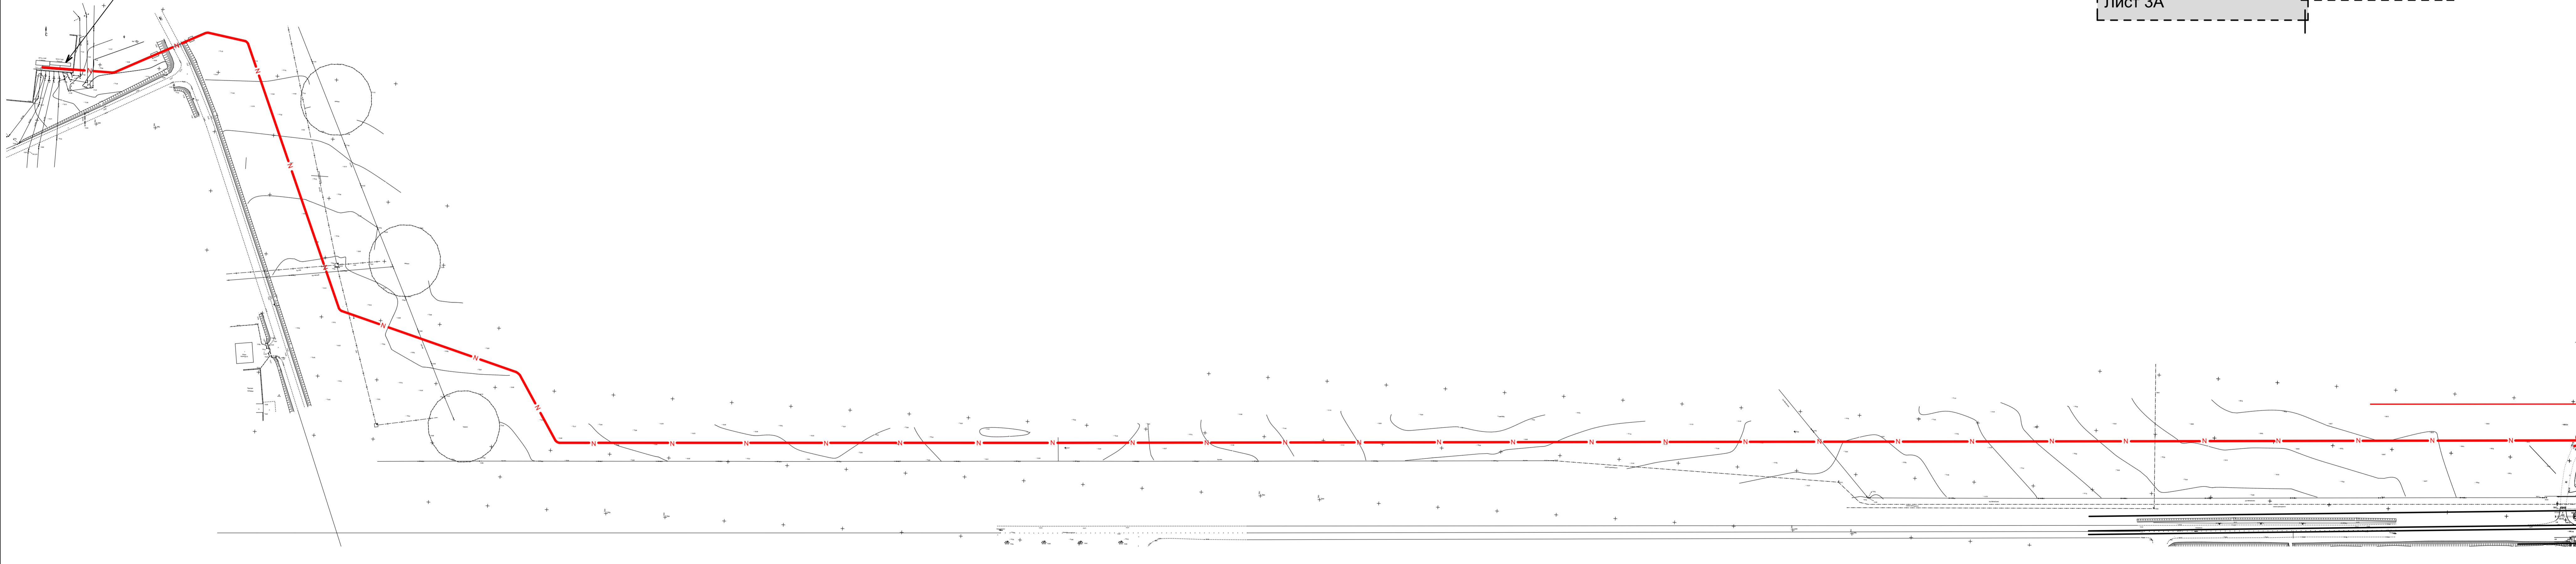

УСЛОВНЫЕ ОБОЗНАЧЕНИЯ

ЛИНИИ, ОБОЗНАЧАЮЩИЕ ПРОЕКТИРУЕМЫЕ
 ЛИНЕЙНО-КАБЕЛЬНЫЕ ОБЪЕКТЫ ИНЖЕНЕРНОЙ ИНФРАСТРУКТУРЫ

— N — - электрокабель

Заказчик: ООО "Технострой"					
794 - ГП					
Проект планировки и межевания территории, ограниченной улицей Строителей, улицей И.Кыргя, проектируемой частью улицы Чернышова, а также улицей, проектируемой в районе улицы Мышиной в границах земельного участка с кадастровым номером 12:04:0210102:162					
изм.	кол.	лист	№ док.	подпись	дата
Разраб.	Кропотов				
Рук. группы	Кириченко				
ГИП	Говорков				
Н. контр.	Дождикова				
Директор	Суворов				
Проект планировки территории Основная часть				стадия	лист
				П	3А
Схема расположения инженерных сетей и сооружений (проектируемые трассы внемикрорайонных и микрорайонных сетей и сооружений), М1:2000				ООО "Проектное управление "Парус"	

Линия совмещения с листом 3